


1階平面図 S=1/50

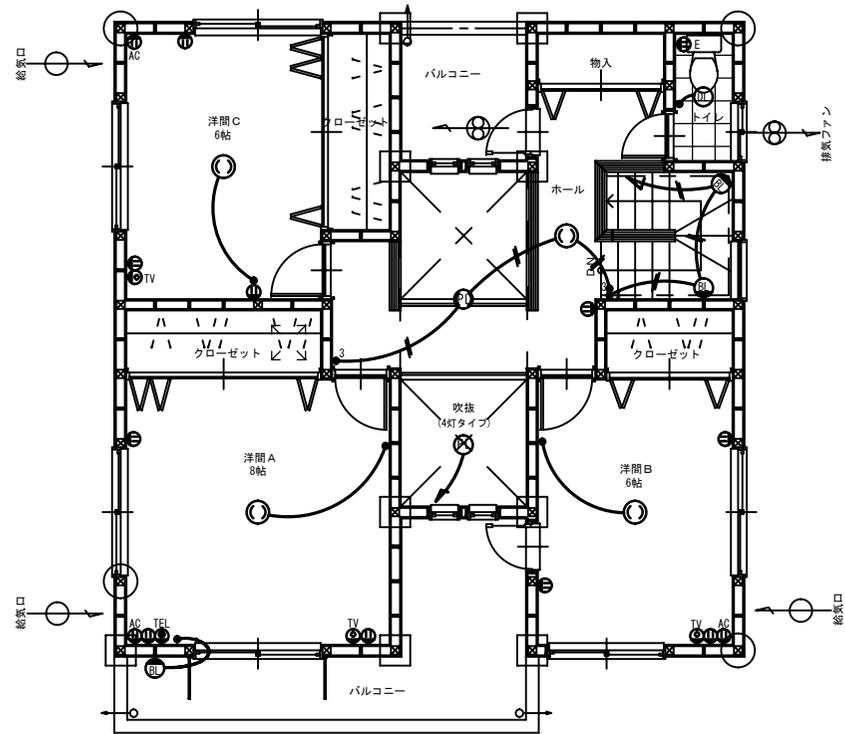

2階平面図 S=1/50

件名	実施設計図	図面名称	電気配線図	図面番号	DA-09
作成年月日		縮尺		File Name	