




件名	図面名称	図面番号
設備設計図	拡声設備 平面図	DE-A11
作成年月日	縮尺	File Name

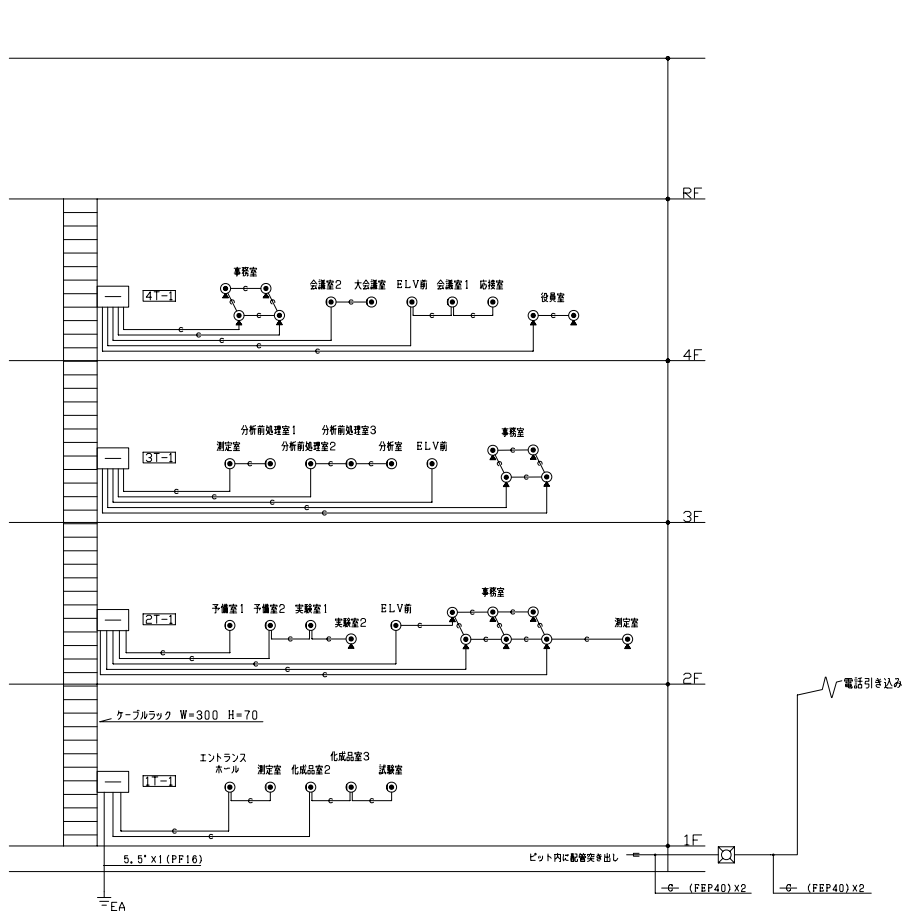

電話設備系統図
特記なき配管配線は下記による。
— (PF22)

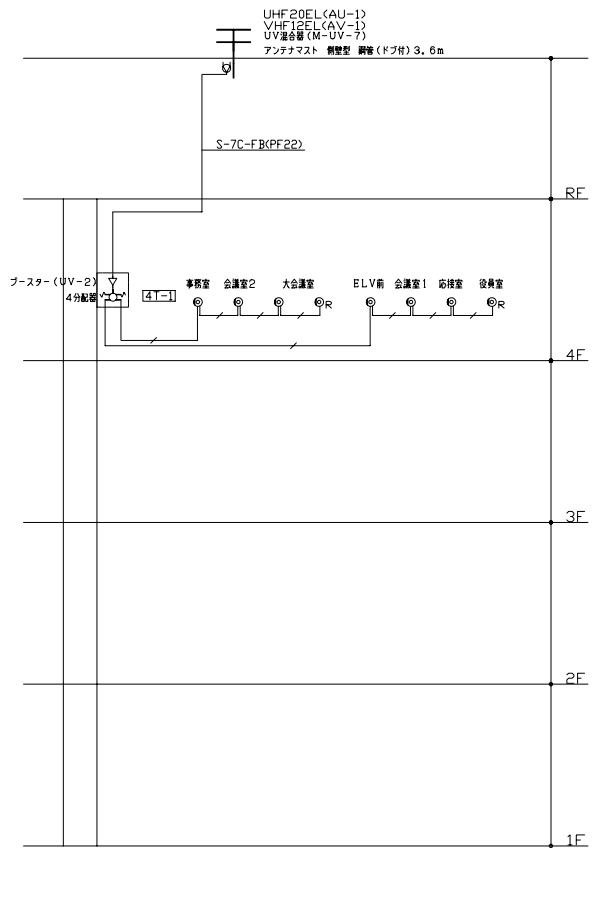

テレビ共聴設備系統図
特記なき配管配線は下記による。
— S-5C-FB(PF16)

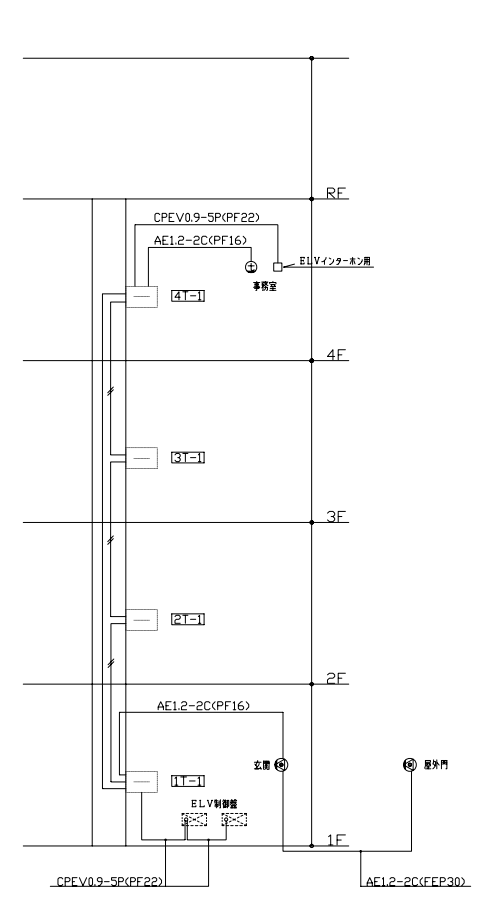

インターホン設備系統図
特記なき配管配線は下記による。
— AE1.2-2C (ケーブルラック)
— CPEV0.9-5P (ケーブルラック)

記号	対数			テレビ機器		その他	
	電話	拡声	その他	4分配器	ブースター用コンセント		
T-4-1	40P	30P	10P	1	1	LAN/タッチパネルスペース	
T-3-1	40P	20P	10P			LAN/タッチパネルスペース	
T-2-1	40P	20P	10P			LAN/タッチパネルスペース	
T-1-1	40P+後装器スペース	10P	10P			LAN/タッチパネルスペース	